


LEGENDA OPRAW OŚWIETLENIOWYCH

RZUT PIĘTRA 2

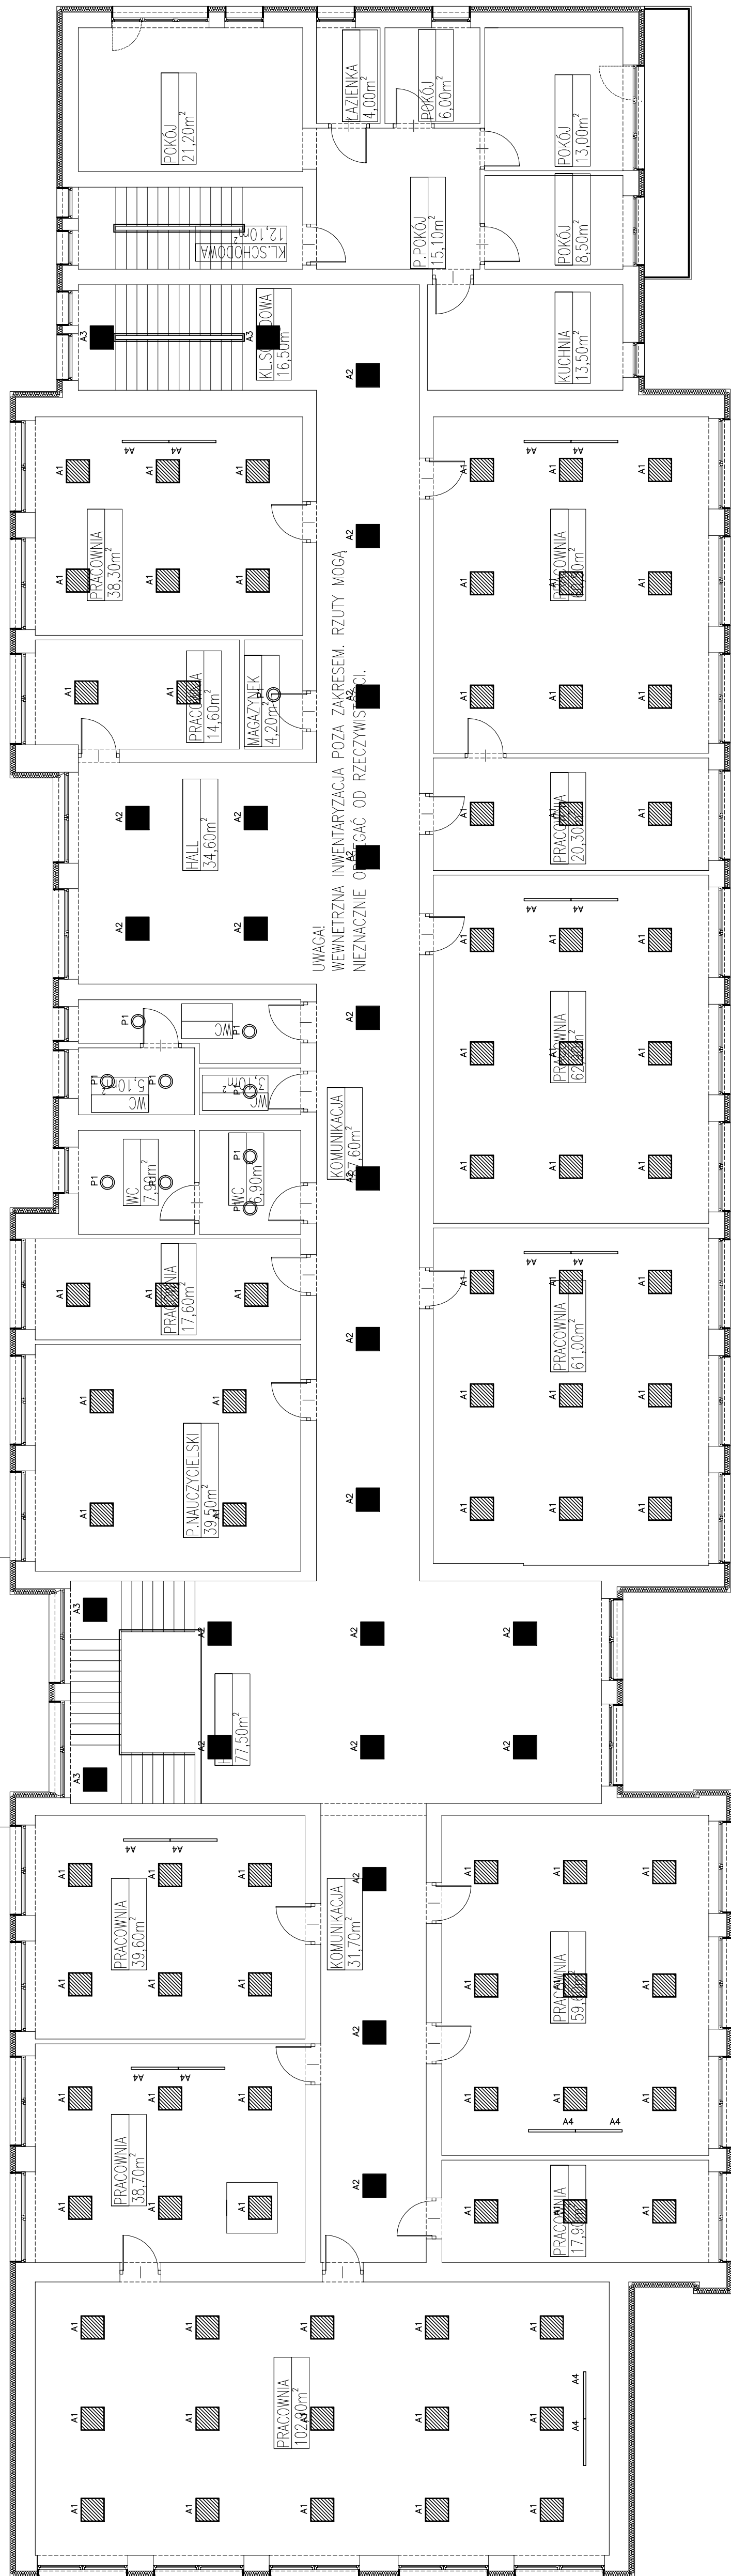

UWAGA!
WEWNĘTRZNE
NIEZNAKOWANE

UWAGA!

Investor:	Gmina Działowa Działowa 168 23-304 Działowa	№ nr:	IE-5
Jednostka projektowa:	ECO Projekt Waldemar Poszkiewicz ul. Ułarów 24a Lublin 20-554 NIP 712-005-96-72, KODZIN 430337689		
Nazwa inwestycji:	Termomodernizacja budynku Zespołu Szkół w Kocidzu		
Adres inwestycji:	Akaducia Pierzosa 29, Działowa 23-304, jednolika ewidencyjna: 065003.3 Działowa, obręb 065003.2.0008 /kocidza Pierzosa, nr. dz. ew. 1378, 1373/1, 1374/1, 1375/1, 1376/1, 1377/3, 1377/4		
Przebieg:	Rzecz. planu 2. rozmieszczenie oprow. oświetlenia podstawowego		Skala: 1:100
Kategoria obiektu budowlanego:	XXI	Data:	STYCZEŃ 2019
Projektował:	mgr inż. Paweł Wojczuk pob. bud. LUB/0131/PWOE/10 do projektowania bez ograniczeń w specjalności inst. elektr.	Faza:	PROJEKT BUDOWLANY
Sprawdził:	mgr inż. Zygmunt Szymczyk pob. bud. nr LUB/0022/PWOE/05 do projektowania bez ograniczeń w specjalności instar. elektr.		